


LEGENDA HIDRÁULICA	
	LIGAÇÃO PARA CAIXA D'ÁGUA VASO SANITÁRIO-#100
	UNIÃO 45° SIMPLES PARA ESGOTO PRIMÁRIO-#50/#75/#100
	CURVA 90° CURTA PARA ESGOTO PRIMÁRIO-#100
	UNIÃO 45° PARA ESGOTO SECUNDÁRIO-#50/#75/#100
	CURVA 90° PARA ESGOTO SECUNDÁRIO
	TE PARA ESGOTO PRIMÁRIO
	REDUÇÃO 45° EXCENTRADA PARA ESGOTO PRIMÁRIO
	UNIÃO 45° PARA ESGOTO SECUNDÁRIO-#40
	UNIÃO 90° PARA ESGOTO SECUNDÁRIO-#40
	UNIÃO 45° SIMPLES PARA ESGOTO SECUNDÁRIO-#40
	TE PARA ESGOTO SECUNDÁRIO-#40
	CAIXA SIFONADA - 100X100X40/100X100X50 - COM GRELHA
	CAIXA SIFONADA - 150X150X50 - COM GRELHA
	CAIXA SIFONADA - 150X180X75 - COM GRELHA
	CAIXA SIFONADA PARA GORDURA - 250X250X75

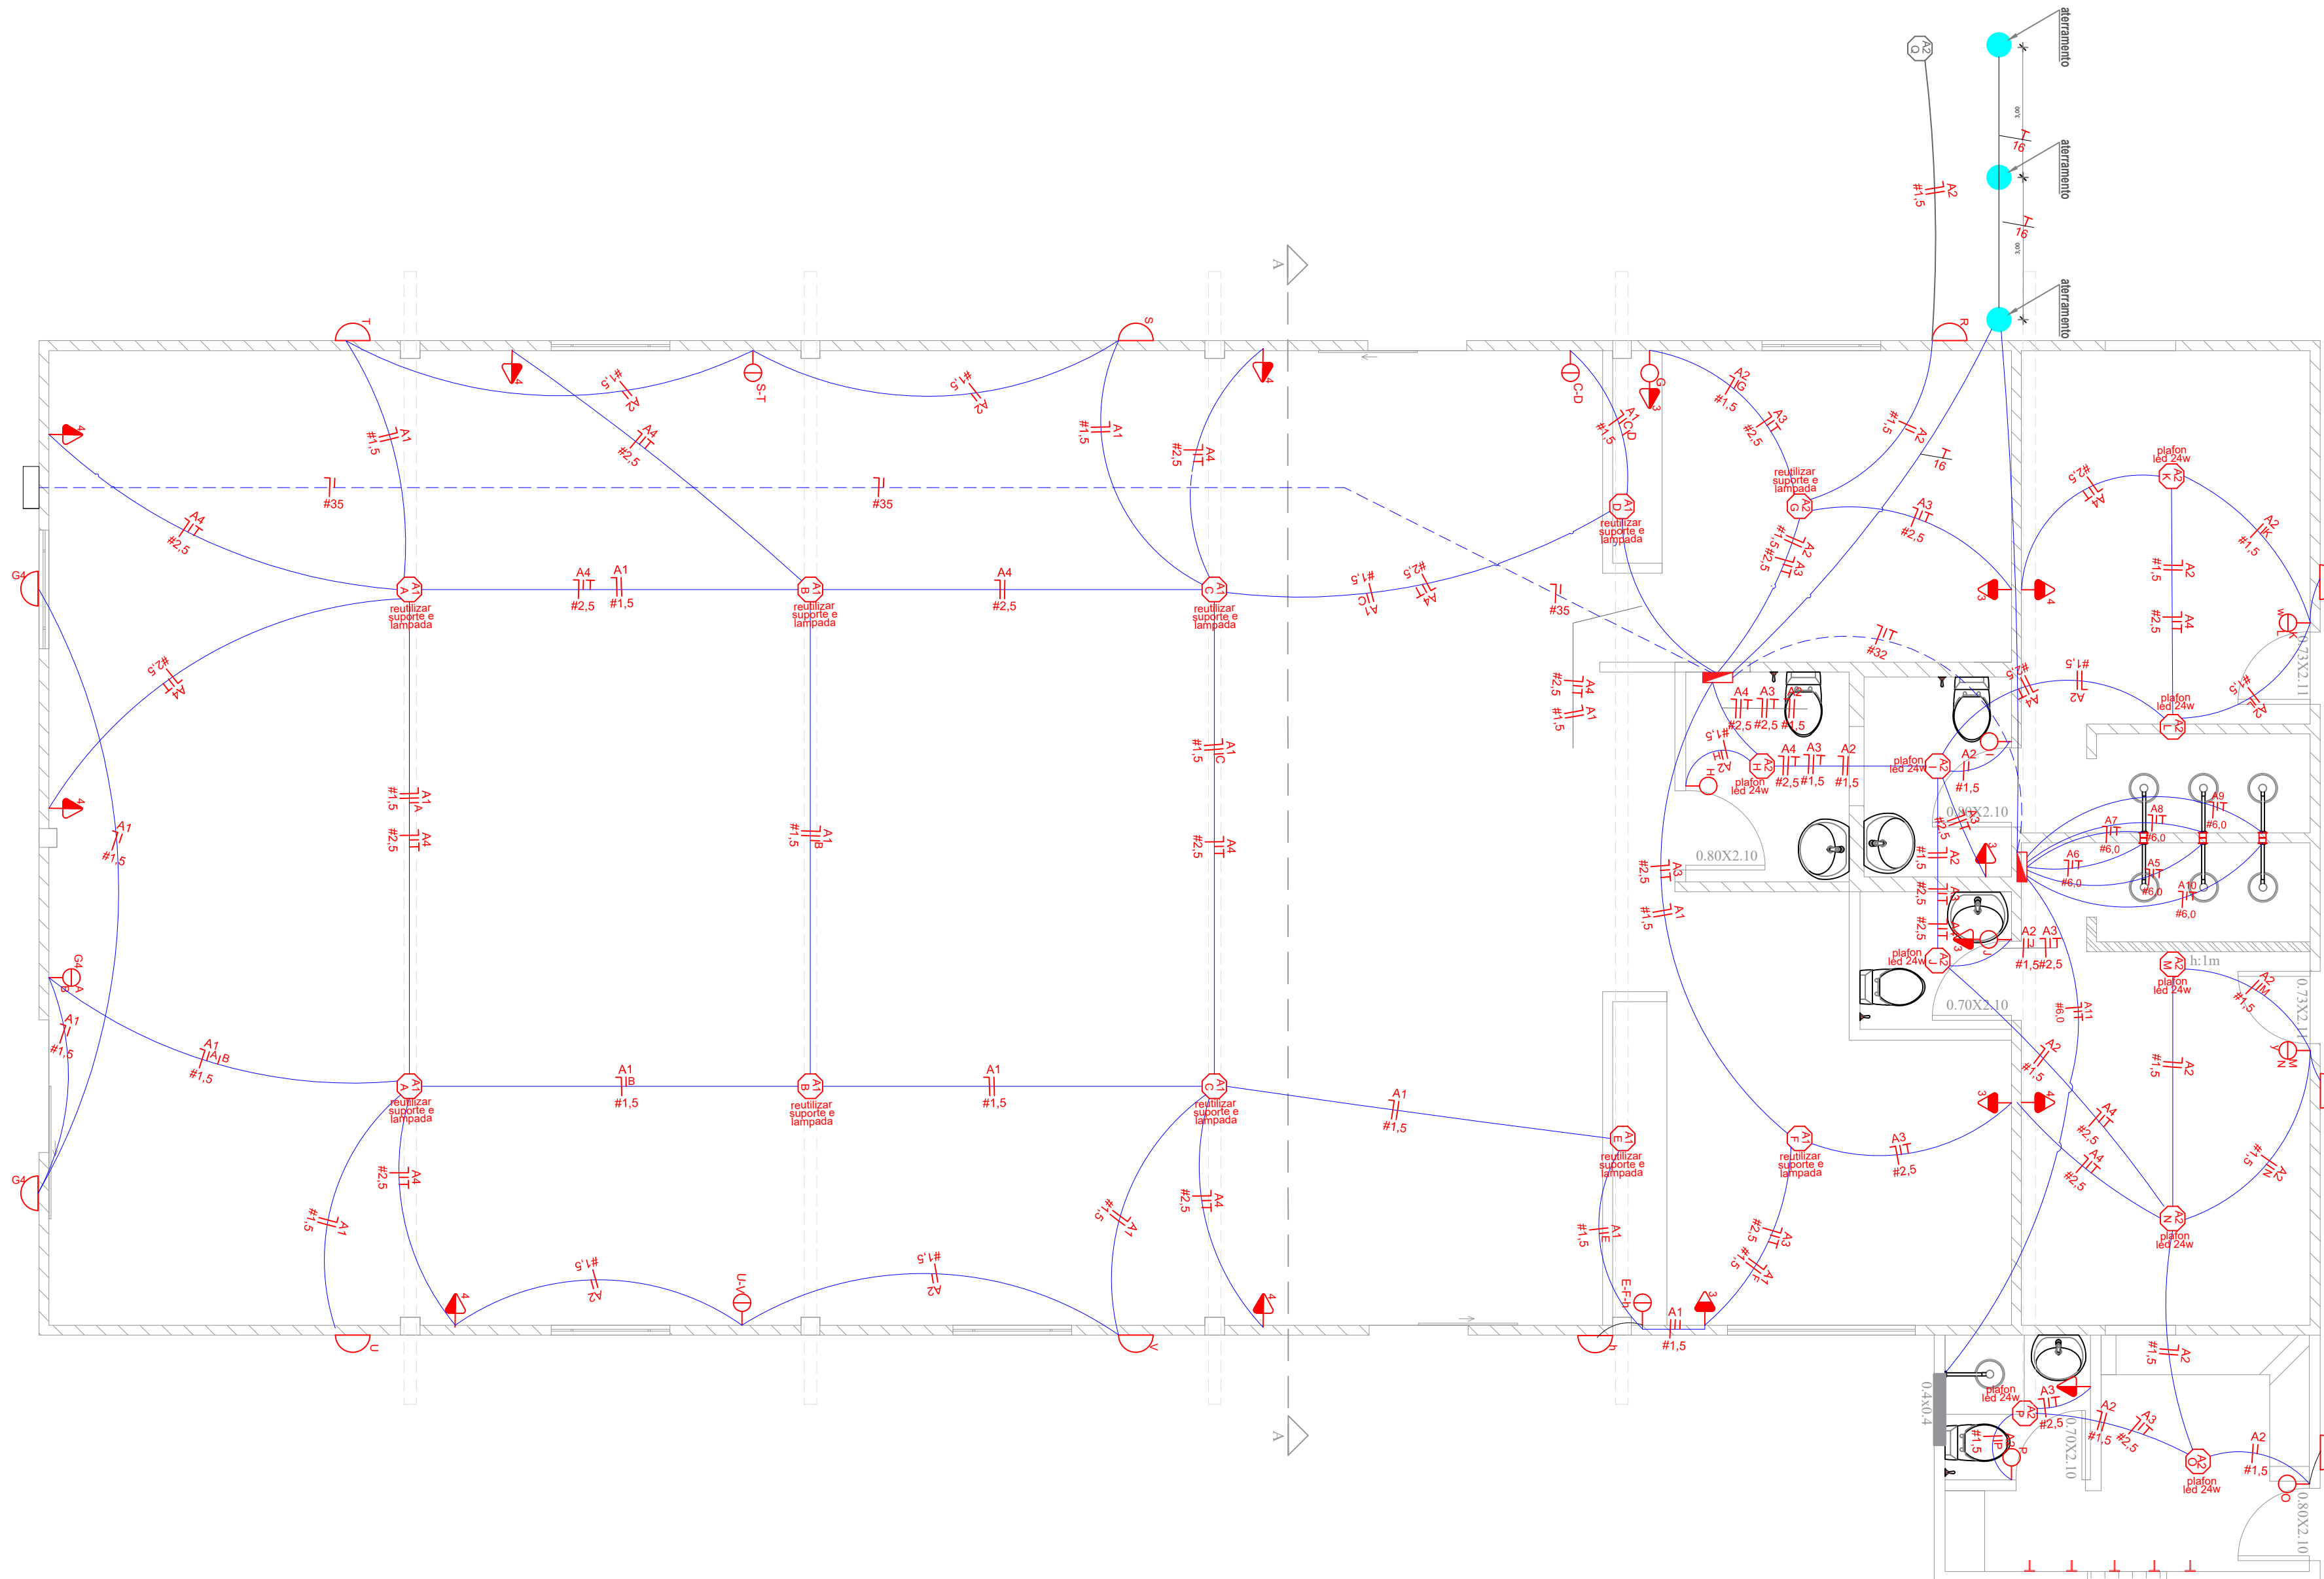

CIRCUITO	DESCRIÇÃO	POTÊNCIA (W)	FATOR DE POTÊNCIA	POTÊNCIA (VA)	CORRENTE (A)	DISJUNTOR (A)	SEÇÃO CABO (mm²)
A1	LUMIN. SALÃO	1140	0,92	1236,87	10	10	1,5
A2	LUMIN. SALÃO	1140	0,92	1236,87	10	10	1,5
A3	TOMADAS DE USO GERAL	1800	0,92	1966,52	20	20	2,5
A4	TOMADAS COZINHA E COZINHA	5000	0,92	5434,76	25	25	4,0
A5	CHUVEIRO 1	5500			35	35	6,0
A6	CHUVEIRO 2	5500			35	35	6,0
A7	CHUVEIRO 3	5500			35	35	6,0
A8	CHUVEIRO 4	5500			35	35	6,0
A9	CHUVEIRO 5	5500			35	35	6,0
A10	CHUVEIRO 6	5500			35	35	6,0
A11	CHUVEIRO 7	5500			35	35	6,0
	RESERVA						
	RESERVA						
	RESERVA						

DIAGRAMA UNIFILAR

A1	10	W	Iluminação SALÃO
A2	10	R	Iluminação vestiários
A3	20	F	TUGS
A4	25	F	TUE COZINHA
A5	35	F	CHUVEIRO VESTIÁRIO
A6	35	F	CHUVEIRO VESTIÁRIO
A7	35	F	CHUVEIRO VESTIÁRIO
A8	35	F	CHUVEIRO VESTIÁRIO
A9	35	F	CHUVEIRO VESTIÁRIO
A10	35	F	CHUVEIRO VESTIÁRIO
A11	35	F	CHUVEIRO SAL. JUIZES



DEPARTAMENTO MUNICIPAL DE ENGENHARIA

PROPRIETÁRIO: PREFEITURA MUNICIPAL TENENTE PORTELA

PROJETO: REFORMA CAMPO SÃO PEDRO  
HIDROSSANITÁRIO / ELÉTRICO

ÁREA reforma:  
241,40m²

LOCAL: Distrito de São Pedro  
(TENENTE PORTELA-RS)

DATA:  
março/2024

RESPONSÁVEL TÉCNICO: Ronei Robson Pöerch

REGISTRO CREA:  
128352-4

ASSINATURA:

ESCALA:

1:50

PRANCHA:

03/03