
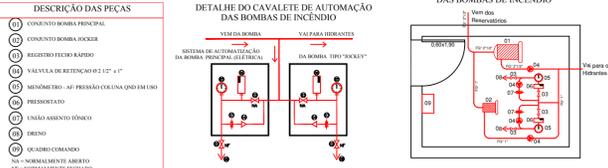


PLANTA DE LOCALIZAÇÃO/SITUAÇÃO
Escala: 1/500

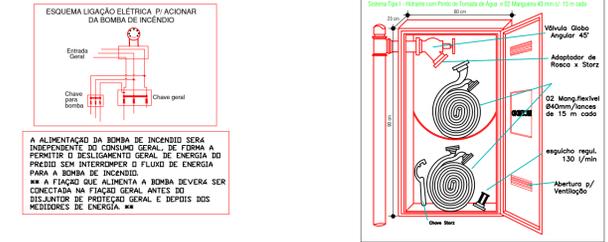

CÁLCULO POPULACIONAL
 SALÃO + CANCHA + ARQUIBANCADAS = 1.715 = Pessoas
 COZINHA+COPA+CIR. = 209,33 m² x 1 Pessoa / 7m² = 29 Pessoas
 SANITÁRIOS= 28,05 m² x 0 Pessoas / m² = 0 Pessoas
POPULAÇÃO TOTAL = 1744 pessoas

SAÍDAS DE EMERGÊNCIA
 N= P/C = 1.744/100 = 18 Unidades de Passagem
 Metros de Saídas de emergência = 18,00 x 0,55 = 9,90 m
 Portas 1,85 x 4 + 1,00x2 + 0,90x2 = 11,20 m OK

SIMBOLOGIA RT Nº 05 -PARTE 08 CBMRS	
EXTINTORES DE INCÊNDIO PORTÁTEIS	<ul style="list-style-type: none"> CARGA D'ÁGUA PRESSURIZADA(A.P) CARGA DE PÓ QUÍMICO (P.Q.S.B.C) CARGA DE PÓ QUÍMICO SECO(PO.S) ABC CARGA DE GAS CARBÔNICO (CO2) CARGA DE ESPUMA MECÂNICA (E.M) CARGA DE HALOGENADO
EXTINTORES DE INCÊNDIO SOBRE RODAS	<ul style="list-style-type: none"> CARGA D'ÁGUA PRESSURIZADA(A.P) CARGA DE PÓ QUÍMICO (P.Q.S.B.C) CARGA DE PÓ QUÍMICO SECO(PO.S) ABC CARGA DE GAS CARBÔNICO (CO2) CARGA DE ESPUMA MECÂNICA (E.M) CARGA DE HALOGENADO
RECALQUE	<ul style="list-style-type: none"> Dispositivo de recalque simples para rede seca Dispositivo de recalque duplo para rede seca
REDE SECA	<ul style="list-style-type: none"> Hydrante simples Hydrante 2 Saídas Hydrante simples prove seca Hydrante 2 Saídas prove seca Hydrante de coluna simples para rede seca Hydrante de coluna 2 Saídas para rede seca
SAÍDA DE EMERGÊNCIA	<ul style="list-style-type: none"> Barra antipânico Porta corta fogo Placa de Iluminação Emergência (Banco Autônomo) Sinalização de Balizamento Sinalização de orientação e salvamento AVISADOR SONORO DE ALARME ACIONADOR DE ALARME CENTRAL DE DETECÇÃO DE ALARME
ALARME DE INCÊNDIO	<ul style="list-style-type: none"> Elementos cortefogo para isolamento de áreas e saídas de emergência Central de GLP ou Gás Natural

OBRA: GINÁSIO ESPORTIVO SÃO PEDRO	
LOCAL: AV. FRANCISCO E. FLHO - DISTRITO DE SÃO PEDRO - TENENTE PORTELA - RS - CEP 98.500-000	
ASSUNTO	PLANTA BAIXA - PLANTA DE LOCALIZAÇÃO
PROJETO	PPCI - EXTINTORES - SINALIZAÇÃO E SAÍDAS DE EMERGÊNCIA HIDRÁULICA
PROPRIETÁRIO(A): MUNICÍPIO DE TENENTE PORTELA CNPJ: 87.613.089/0001-40	VISTO: CLAIRTON CARBONI CPF: 397.024.990-20 - PREFEITO MUNICIPAL
RESP. TÉCNICO: NEIVA TOLFO VENDRUSCULO ENGº CIVIL CREA RS: 28.817-D	VISTO: NEIVA TOLFO VENDRUSCULO CPF: 285.808.180-87
ÁREA TOTAL CONSTRUÍDA: 1.266,72 m²	ESCALA: 1/100
DATA: DEZEMBRO/2019	
PRANCHAS: 01	